


Niniejsza dokumentacja była przedmiotem  
narady koordynacyjnej, która odbyła się  
za pomocą środków komunikacji elektronicznej  
Data zakończenia narady: 2024-12-17  
Znak sprawy: GK.6630.100.2024  
Uwagi i zalecenia zostały zawarte w protokole  
z narady koordynacyjnej  
Przewodniczący narady: Natalia Drożdżyńska

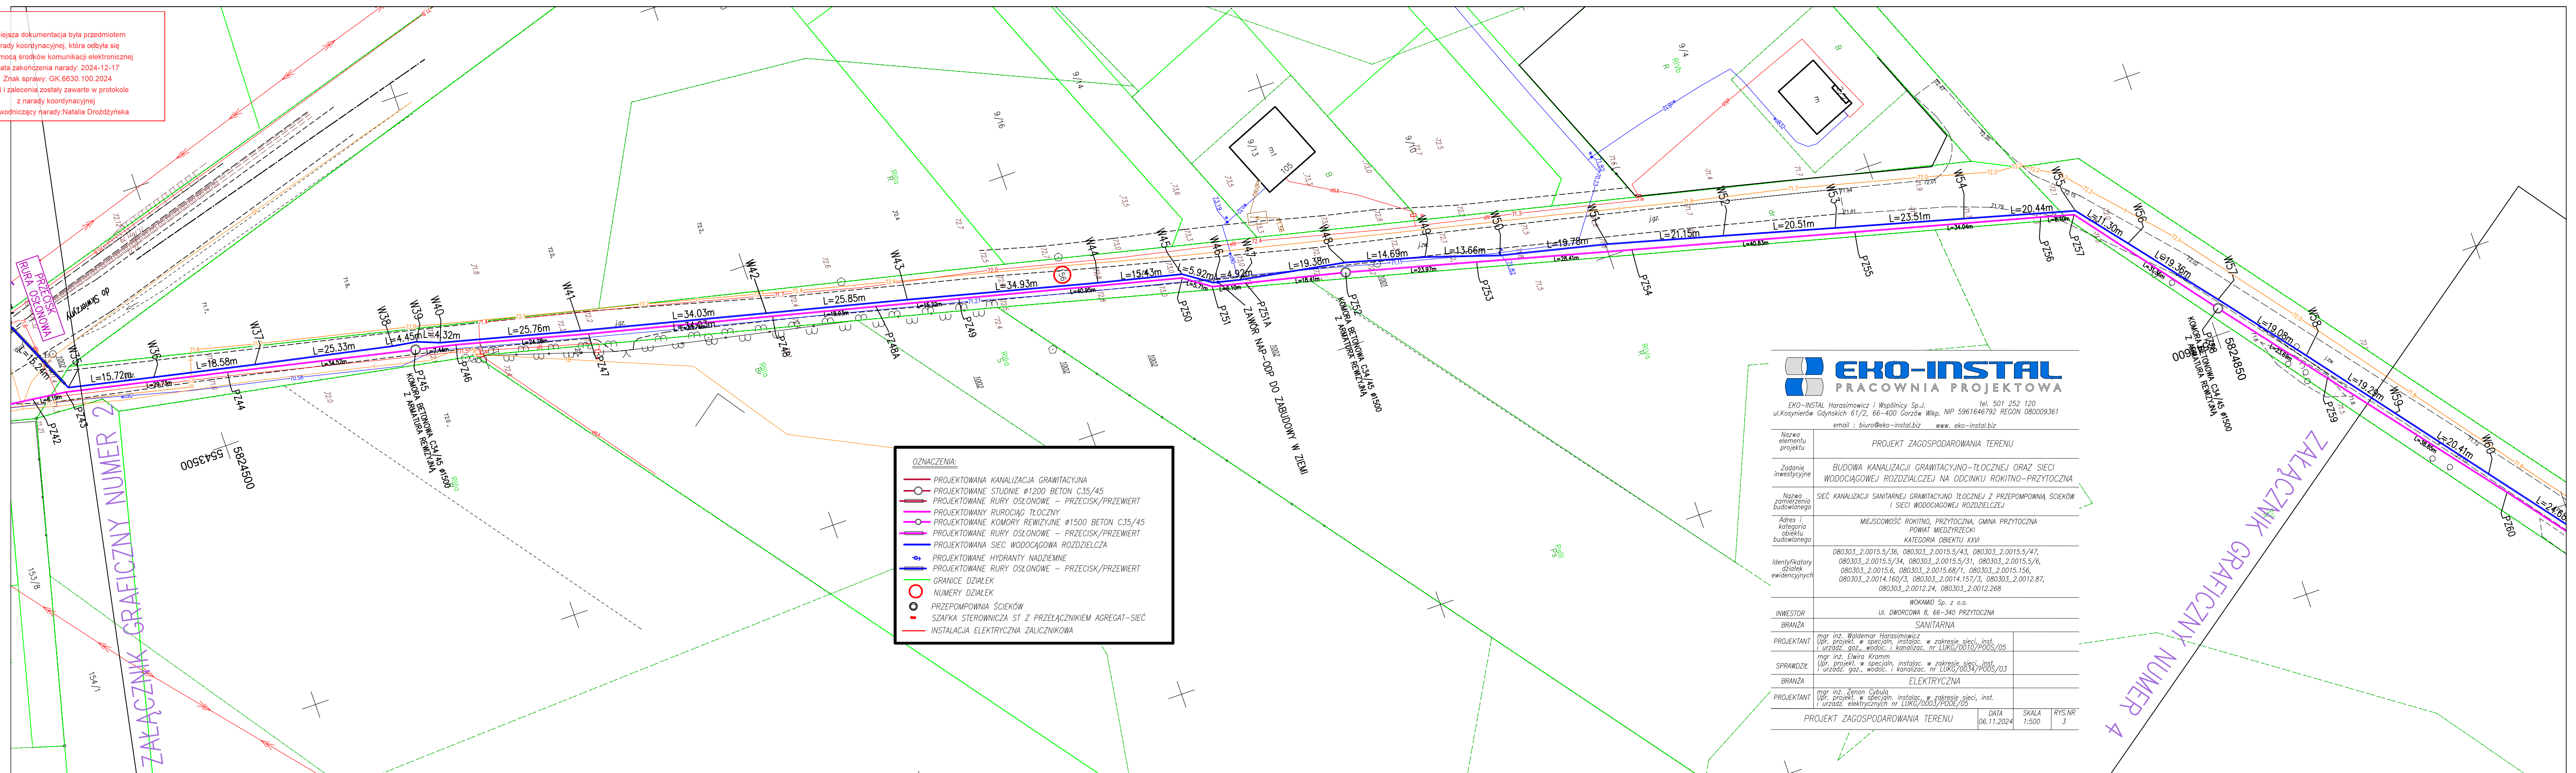

 <b>EKO-INSTAL</b> PRACOWNIA PROJEKTOWA		tel. 501 252 120 ul. Koszyńswerd Gdńsk 61/2, 66-400 Górzdw Wlkp. NIP 5961646792 REGON 080009361 email : biuro@eko-instal.biz      www.eko-instal.biz	
Nazwa elementu projektu <p style="text-align: center;"><b>PROJEKT ZAGOSPODAROWANIA TERENU</b></p>			
Zadanie inwestycyjne <p style="text-align: center;"><b>BUDOWA KANALIZACJI GRAWITACYJNO-TŁOCZNEJ ORAZ SIECI WODOCIĄGOWEJ RODZIELCZEJ NA ODCINKU ROKITNO-PRZYTOCZNA</b></p>			
Nazwa pomiarzenia budowlanego <p style="text-align: center;"><b>SIEĆ KANALIZACJI SANITARNEJ GRAWITACYJNO TŁOCZNEJ Z PRZEPOMPOWNIĄ ŚCIEKÓW I SIECI WODOCIĄGOWEJ RODZIELCZEJ</b></p>			
Adres kategoria obiektu budowlanego <p style="text-align: center;"><b>MIĘJSCOWOŚĆ ROKITNO, PRZYTOCZNA, GMINA PRZYTOCZNA POWIAT MIEDZYRZECZKI KATEGORIA OBIEKTU XXVI</b></p>			
Identyfikator działek ewidencyjnych <p style="text-align: center;">080.303.2.0015.5/36, 080.303.2.0015.5/43, 080.303.2.0015.5/47, 080.303.2.0015.5/34, 080.303.2.0015.5/31, 080.303.2.0015.5/6, 080.303.2.0015.6, 080.303.2.0015.68/1, 080.303.2.0015.156, 080.303.2.0014.160/3, 080.303.2.0014.157/3, 080.303.2.0012.87, 080.303.2.0012.24, 080.303.2.0012.268</p>			
INWESTOR <p style="text-align: center;"><b>WOKAMID Sp. z o.o. ul. DWORCOWA 8, 66-340 PRZYTOCZNA</b></p>			
BRANŻA <p style="text-align: center;"><b>SANITARNA</b></p>			
PROJEKTANT <p><i>mgr inż. Waldemar Harasimowicz</i>  <i>Upr. projekt. w specj. instalac. w zakresie sieci, inst. i urzadz. gaz., wodoc. i kanalizac. nr LUKG/0014/PODS/05</i></p>			
SPRAWDZICIEL <p><i>mgr inż. Elwira Kramm</i>  <i>Upr. projekt. w specj. instalac. w zakresie sieci, inst. i urzadz. gaz., wodoc. i kanalizac. nr LUKG/0034/PODS/03</i></p>			
BRANŻA <p style="text-align: center;"><b>ELEKTRYCZNA</b></p>			
PROJEKTANT <p><i>mgr inż. Zenon Cybulski</i>  <i>Upr. projekt. w specj. instalac. w zakresie sieci, inst. i urzadz. elektrycznych nr LUKG/0003/PODS/05</i></p>			
DATA 06.11.2024		SKALA 1:500	RYS.NR 3