


Niniejsza dokumentacja była przedmiotem
narady koordynacyjnej, która odbyła się
za pomocą środków komunikacji elektronicznej
Data zakończenia narady: 2024-12-17
Znak sprawy: GK.6630.100.2024
Uwagi i zalecenia zostały zawarte w protokole
z narady koordynacyjnej
Przewodniczący narady: Natalia Drożdżyńska

Załącznik Graficzny
Numer 5



Załącznik Graficzny
Numer 7

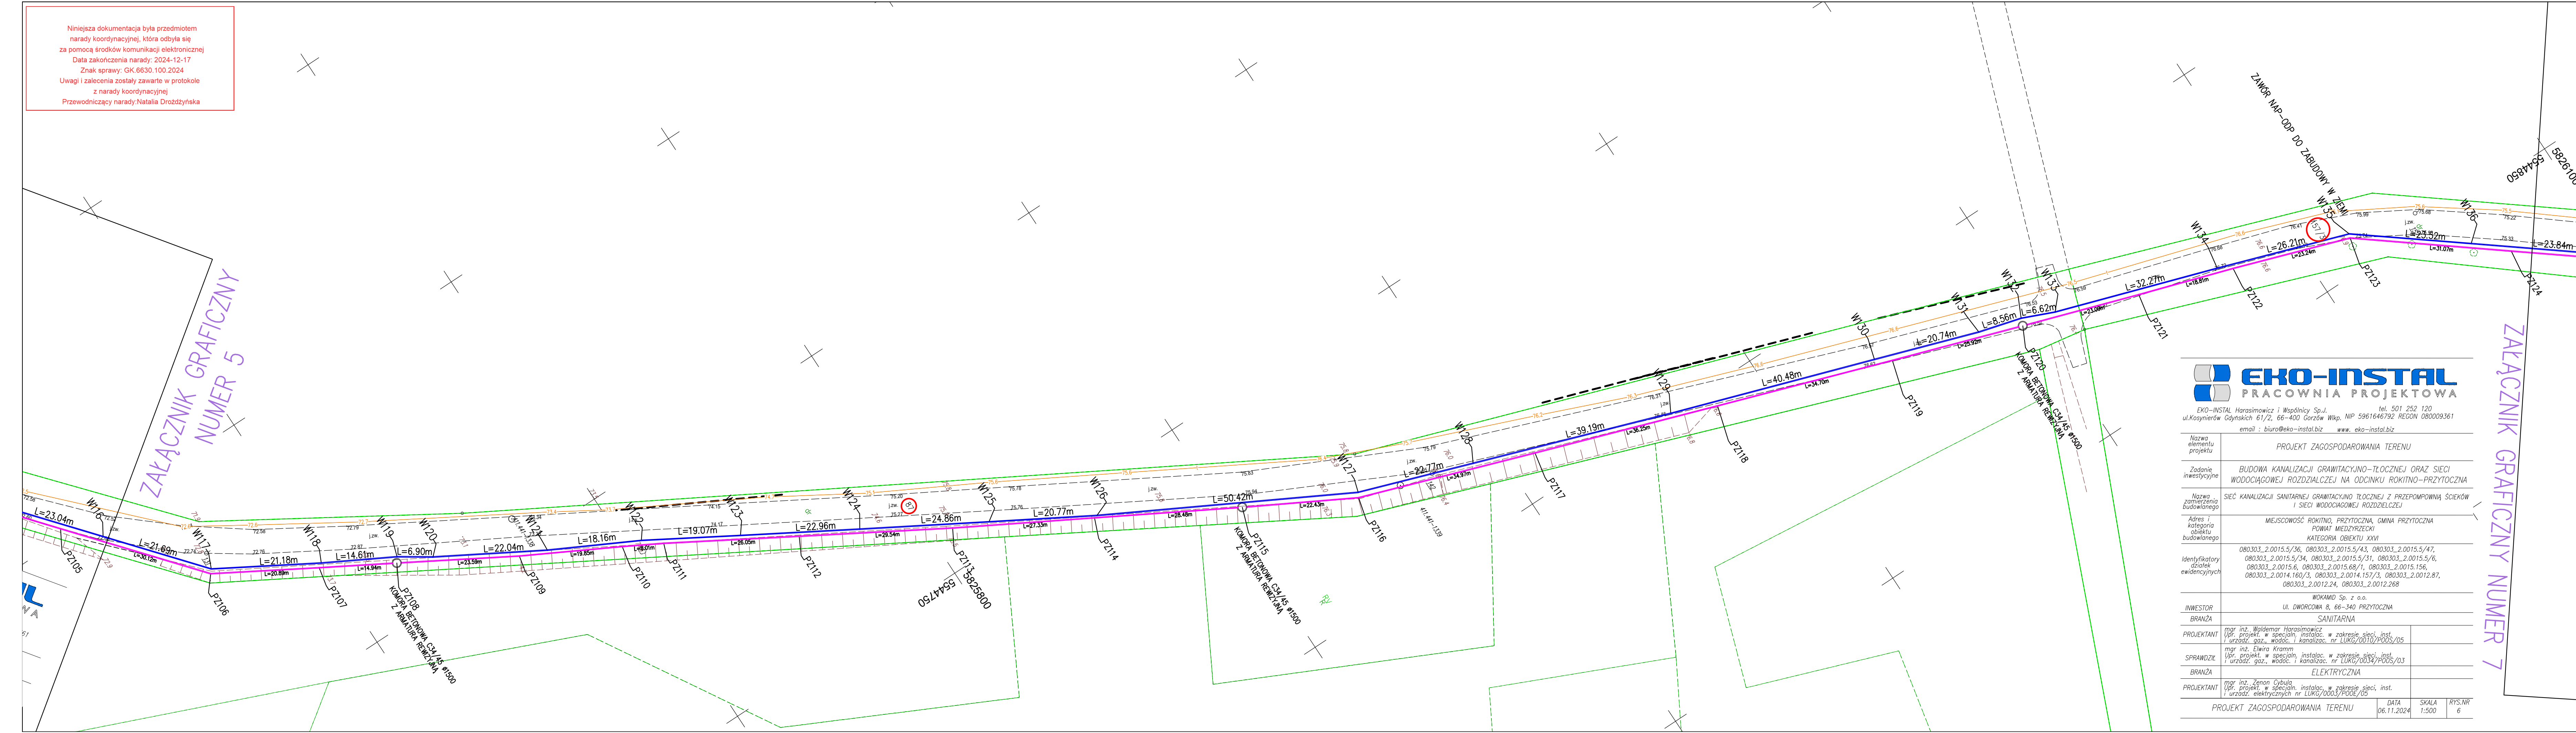

EKO-INSTAL Horasimowicz i Wspólnicy Sp. J. tel. 501 252 120
ul. Kosymierów Gdynskich 61/2, 66-400 Gorzów Wlkp. NIP 5961646792 REGON 080009361
email : biuro@eko-instal.biz www.eko-instal.biz

Nazwa elementu projektu	PROJEKT ZAGOSPODAROWANIA TERENU		
Zadanie inwestycyjne	BUDOWA KANALIZACJI GRAWITACYJNO-TŁOCZNEJ ORAZ SIECI WODOCIĄGOWEJ ROZDZIALCZEJ NA ODCINKU ROKITNO-PRZYTOCZNA		
Nazwa zamierzenia budowlanego	SIEĆ KANALIZACJI SANITARNEJ GRAWITACYJNO-TŁOCZNEJ Z PRZEPOMPOWNIĄ ŚCIEKÓW I SIECI WODOCIĄGOWEJ ROZDZIALCZEJ		
Adres i kategoria obiektu budowlanego	MIEJSCOWOŚĆ ROKITNO, PRZYTOCZNA, GMINA PRZYTOCZNA POWIAT MIĘDZYRZECKI KATEGORIA OBIEKTU XXVI		
Identyfikatory działek ewidencyjnych	080303_2.0015.5/36, 080303_2.0015.5/43, 080303_2.0015.5/47, 080303_2.0015.5/34, 080303_2.0015.5/31, 080303_2.0015.5/6, 080303_2.0015.6, 080303_2.0015.68/1, 080303_2.0015.156, 080303_2.0014.160/3, 080303_2.0014.157/3, 080303_2.0012.87, 080303_2.0012.24, 080303_2.0012.268		
INWESTOR	WOKAMID Sp. z o.o. ul. DWORCOWA 8, 66-340 PRZYTOCZNA		
BRANŻA	SANITARNA		
PROJEKTANT	mgr inż. Waldemar Horasimowicz Upř. projekt, w specjaln. instalac. w zakresie sieci, inst. i urzadz. gaz., wodoc. i kanalizac. nr LUKG/0010/PODS/05		
SPRAWDZIŁ	mgr inż. Elwira Kramm Upř. projekt, w specjaln. instalac. w zakresie sieci, inst. i urzadz. gaz., wodoc. i kanalizac. nr LUKG/0034/PODS/03		
BRANŻA	ELEKTRYCZNA		
PROJEKTANT	mgr inż. Zenon Cybulę Upř. projekt, w specjaln. instalac. w zakresie sieci, inst. i urzadz. elektrycznych nr LUKG/0003/POEZ/05		
PROJEKT ZAGOSPODAROWANIA TERENU		DATA 06.11.2024	SKALA 1:500
			RYS.NR 6