



Sporządził:  
inż. Maciej Hulnicki  
Sprawdził:  
Kierownik Prac Geodezyjnych  
Mieczysław Hulnicki  
Upoważnienia zawodowe w dziedzinie  
geodezji i kartografii nr 9970 w zak.

Identyfikator zgłoszenia prac geodezyjnych	GK.6640.1439.2024
Organ służby geodezyjnej, który otrzymał zgłoszenie	Starosta Międzyrzeczki
Wykonawca prac geodezyjnych	Geo-Tech Usługi Geodezyjne Maciej Hulnicki
Nr oraz data sporządzenia dokumentu zawierającego wynik pozytywnej weryfikacji	Protokół weryfikacji Nr GK.6640.1439.2024_1 z dnia 13.11.2024r.
Imię i nazwisko oraz nr uprawnień zawodowych kierownika prac	Mieczysław Hulnicki Nr uprawnień 9970

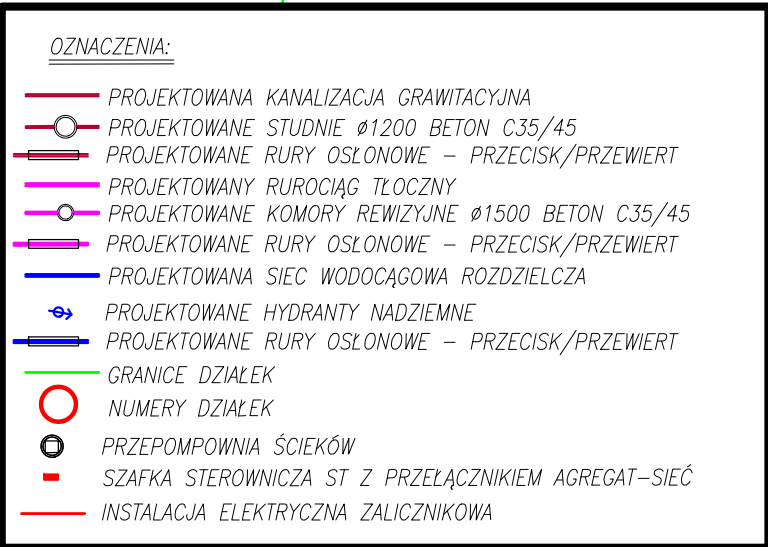

 <b>EKO-INSTAL</b> <b>PROJEKOWNIA PROJEKTOWA</b>	
EKO-INSTAL Harasimowicz i Wspólnicy Sp. z o.o.      tel. 501 252 120 ul. Kosynierów Gdynskich 61/2, 66-400 Gorzów Wlkp.      NIP 5961646792 REGON 080009361 email : biuro@eko-instal.biz      www.eko-instal.biz	
<b>PROJEKT WYKONAWCZY</b>	
Nazwa elementu projektu  Zadanie inwestycyjne	BUDOWA KANALIZACJI GRAWITACYJNO-TŁOCZNEJ ORAZ SIECI WODOCIĄGOWEJ ROZDZIAŁCZEJ NA ODCINKU ROKITNO-PRZYTOCZNA
Nazwa zamówienia Zamawiającego	SIEĆ KANALIZACJI SANITARNEJ GRAWITACYJNO-TŁOCZNEJ Z PRZEPOMPOWNĄ ŚCIEKÓW I SIECI WODOCIĄGOWEJ ROZDZIAŁCZEJ
Adres i kategoria obiektu Zamawiającego	MIEJSCOWOŚĆ ROKITNO, PRZYTOCZNA, GMINA PRZYTOCZNA POWIAT MIĘDZYRZECKI KATEGORIA OBIEKTU XXI
Identyfikatory działek ewidencyjnych	080303.2.0015.5/36, 080303.2.0015.5/43, 080303.2.0015.5/47, 080303.2.0015.5/34, 080303.2.0015.5/31, 080303.2.0015.5/6, 080303.2.0015.6, 080303.2.0015.68/1, 080303.2.0015.156, 080303.2.0014.160/3, 080303.2.0014.157/3, 080303.2.0012.87, 080303.2.0012.24, 080303.2.0012.268, 080303.2.0015.5/1
INWESTOR  BRANŻA	WOKAMID Sp. z o.o. ul. DWORCOWA 8, 66-340 PRZYTOCZNA  SANITARNA
PROJEKTANT	mgr inż. Waldemar Harasimowicz Urząd. projekt. w specjaln. instalac. w zakresie sieci, inst. i urządzeń gaz., wodoci. i kanalizac. nr LUKG/0010/P00S/05
SPRAWDZIŁ	mgr inż. Elwira Kramm Urząd. projekt. w specjaln. instalac. w zakresie sieci, inst. i urządzeń gaz., wodoci. i kanalizac. nr LUKG/0034/P00S/03
BRANŻA	ELEKTRYCZNA
PROJEKTANT	mgr inż. Żenon Cybula Urząd. projekt. w specjaln. instalac. w zakresie sieci, inst. i urządzeń elektrycznych nr LUKG/0003/P00E/05
<b>PROJEKT ZAGOSPODAROWANIA TERENU</b>	
DATA 23.12.2024	
SKALA 1:500	
RYS.NR 1	